


GRUPO/DIVISÃO: E-5 - TABELA 6E - NT 01

EXTINTORES		PLACAS SINALIZADORAS					OUTROS ELEMENTOS		LUMINARIA	
TIPO	QTE	S01	S02	S03	S12	S13E	S07	S09	TIPO	QTE
ABC	10	---	06	28	02	---	---	---	ACLARAMENTO	35

QUADRO DE ABERTURAS						
TIPO	CÓDIGO	LARGURA	ALTURA	PEITORIL	QUANT.	MATERIAL
PORTAS	P1	80	210	-	41	1 folha de abrir madeira
	P2	90	210	-	5	1 folha de abrir alumínio tipo veneziana
	P3	80	210	-	8	1 folha de abrir vidro temperado transparente com esquadria metálica
	P4	500	250	-	1	2 folhas de abrir e 3 folhas fixas vidro temperado transparente com esquadria metálica
	P5	155	250	-	1	2 folhas de abrir vidro temperado transparente com esquadria metálica
	P6	200	210	-	1	1 folha de correr portão em alumínio
	P7	80	170	30	18	1 folha de abrir alumínio tipo veneziana
	P8	65	85	-	3	1 folha de abrir alumínio tipo veneziana
JANELAS	J1	150	100	100	10	2 folhas de correr e 2 folhas fixas vidro temperado transparente com esquadria metálica
	J2	200	100	110	11	2 folhas de correr e 2 folhas fixas vidro temperado jateado com esquadria metálica
	J3	250	100	110	21	2 folhas de correr e 2 folhas fixas vidro temperado jateado com esquadria metálica
	J4	120	50	160	4	2 folhas de maxim ar vidro temperado jateado com esquadria metálica
	J5	180	50	160	6	3 folhas de maxim ar vidro temperado jateado com esquadria metálica
	J6	200	160	50	5	fixo vidro temperado jateado com esquadria metálica
	J7	150	160	50	4	fixo vidro temperado jateado com esquadria metálica
	J8	250	100	125	7	fixo vidro temperado jateado com esquadria metálica
	J9	250	170	80	2	2 folhas de correr e 2 folhas fixas vidro temperado jateado com esquadria metálica

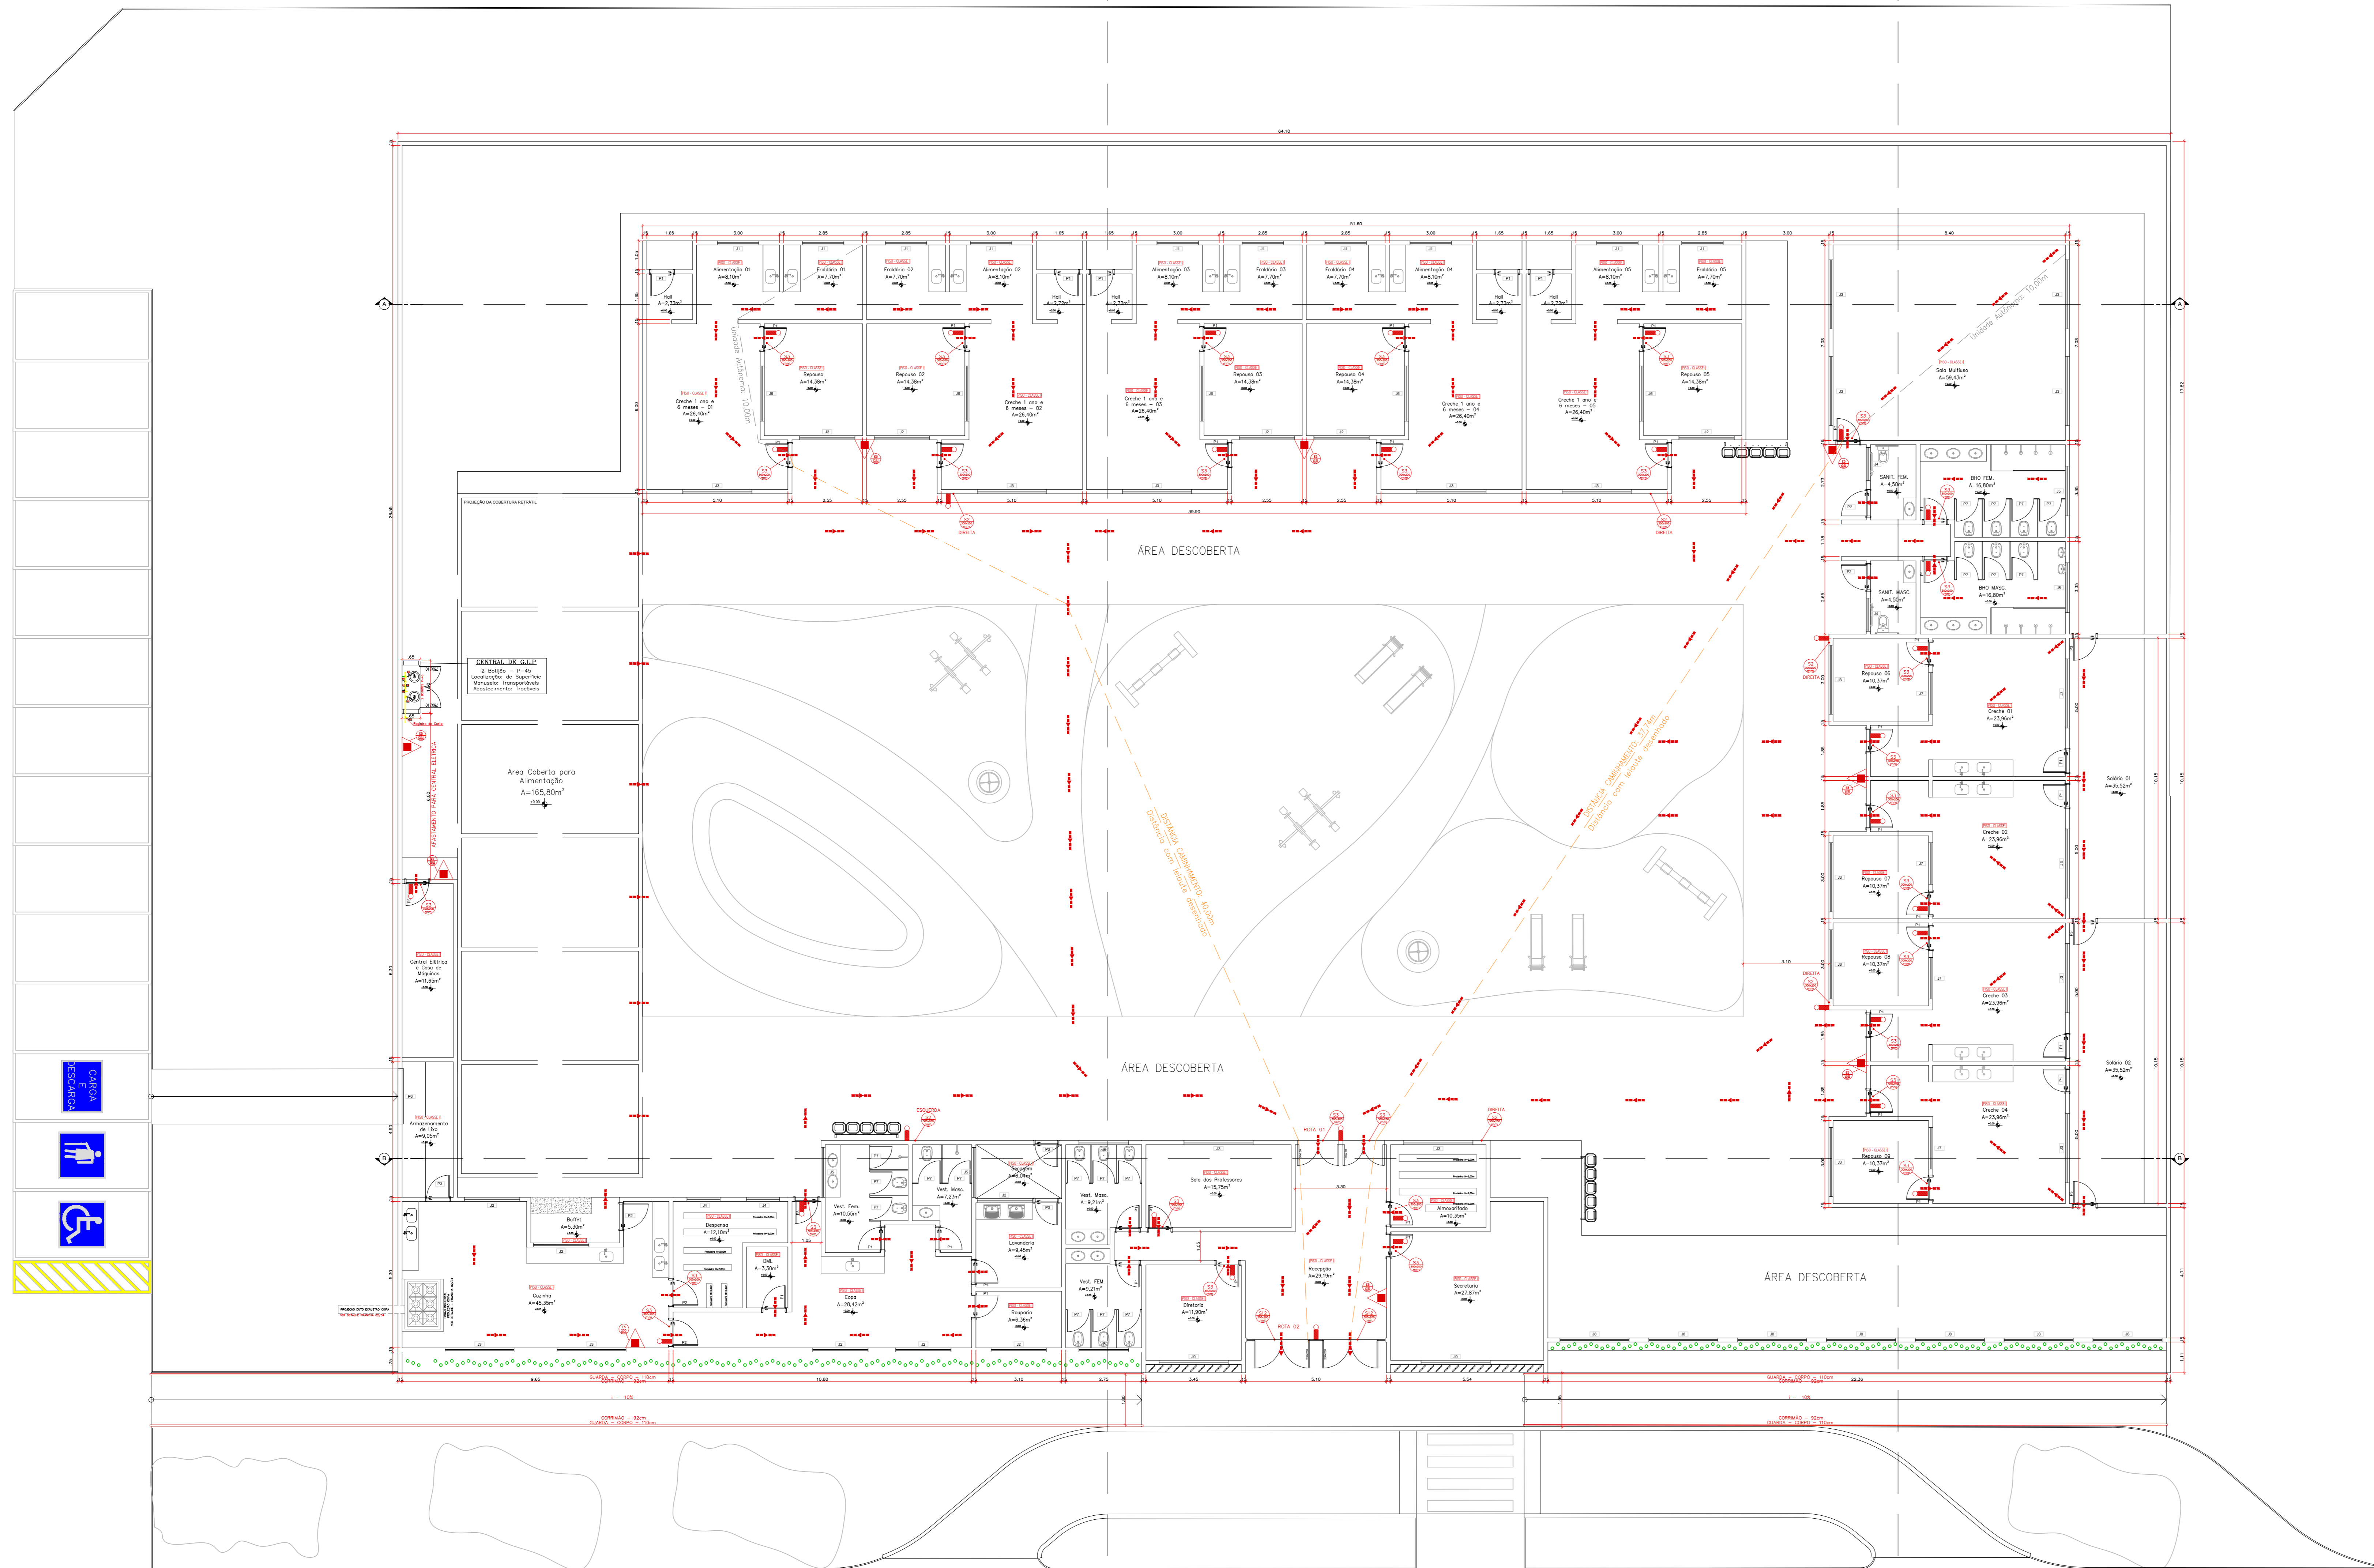

PLANTA BAIXA

Escala: 1:100

Área Total: 1.468,17m²

LOTAÇÃO TOTAL
Conforme tabela A1 da NT 11:
Lotação Máxima: 188 pessoas.

LEGENDA PADRÃO				
	EXTINTOR DE CARGA DE 10 KG - 1 a 2000	09		PLACA DE SINALIZAÇÃO DE SINALIZAÇÃO
	LUMINÁRIO DE EMERGÊNCIA	36		DESCRIÇÃO DE FLUXO DE FUGA
	SAÍDA FINAL DE FUGA			SAÍDA FINAL DE FUGA

CARIMBO DE APROVAÇÕES:

ESTADO DE GOIÁS
CORPO DE BOMBEIROS MILITARES
PROCESSO N.º: 156.939/21

1) Verificação de projeto;
2) Determinação das condições de instalação;
3) Elaboração do projeto de instalação;
4) Aprovação do projeto de instalação;

PROCESSO ANALISADO E APROVADO
DISTINTAMENTE

A aprovação deste processo somente terá validade com a apresentação de relatório técnico de instalação e de projeto de instalação aprovado pelo Corpo de Bombeiros Militar do Estado de Goiás - CBMG/GO, conforme o artigo 10º do Decreto nº 10.000/2010, de 12 de maio de 2010.

PROJE FIRE
ENGENHARIA CONTRA INCÊNDIO
Fones: 54 9813 4662 e 54 98127 2641
RUA JANA PAULA, 280 - LEROUX - CATALÃO-GO
projefiredesenhos@gmail.com

TIPO DE USO: PROJETO DE SEGURANÇA CONTRA INCÊNDIO E PÂNICO
OCUPAÇÃO MISTA: EDUCACIONAL

ENDEREÇO DA OBRA:
RUA TRAVESSA 2, SN, ÁREA INSTITUCIONAL 01, QUADRA 06, BAIRRO JARDIM AMÉRICA, OLVIDOR - GOIÁS

PROPRIETÁRIO:
PREFEITURA MUNICIPAL DE OLVIDOR (CRECHE MUNICIPAL DE EDUCAÇÃO INFANTIL) CNPJ: 01.131.010/0001-20

AUTOR DO PROJETO E RESPONSÁVEL TÉCNICO:
AUGUSTO COCATO DA CUNHA ALESSI CREA: 9.81370-AMS Nº DA FRANCHA: 03/04

DESCRIÇÃO:
- Planta Baixa

ÁREAS:
TERRENO: 2.777,77m²
ÁREA CONSTRUÍDA: 1.468,17m²

ESCALA: INDICADAS DATA: 22/08/2021 DESENHO: EQUIPE PROJE FIRE REVISÃO: ---